


スズデン式スズラン灯・分岐ケーブル仕様図

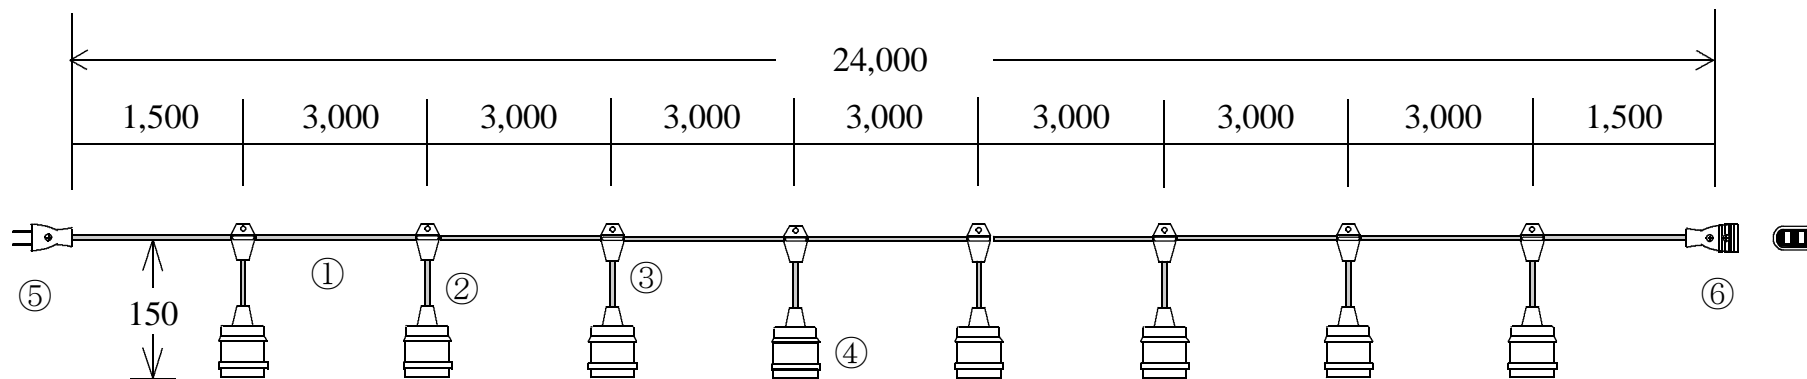

スズラン灯		8分岐		図番	SH-30010121	品名	MT1-24-8P
名称		形状		名称		形状	
①	幹線	VCTFK (300V) 2.0-2C		⑤	プラグ	Panasonic製 平型2P15A (WH4015)	
②	支線	VCTFK (300V) 1.25-2C		⑥	ボデー	Panasonic製 平型2P15A (WH4615)	
③	分岐部	MT1型 PBT一体成型モールド		⑦			
④	ソケット	一体成型防水ソケット (口金E26)		⑧			
検印	検印	承認	製図	日付	平成25年 1月 10日	代理店名	
T,Suzuki	Nakazawa	N,Suzuki	Kuniyoshi	縮尺	Noscael	製造販売	株式会社 スズデン販売